


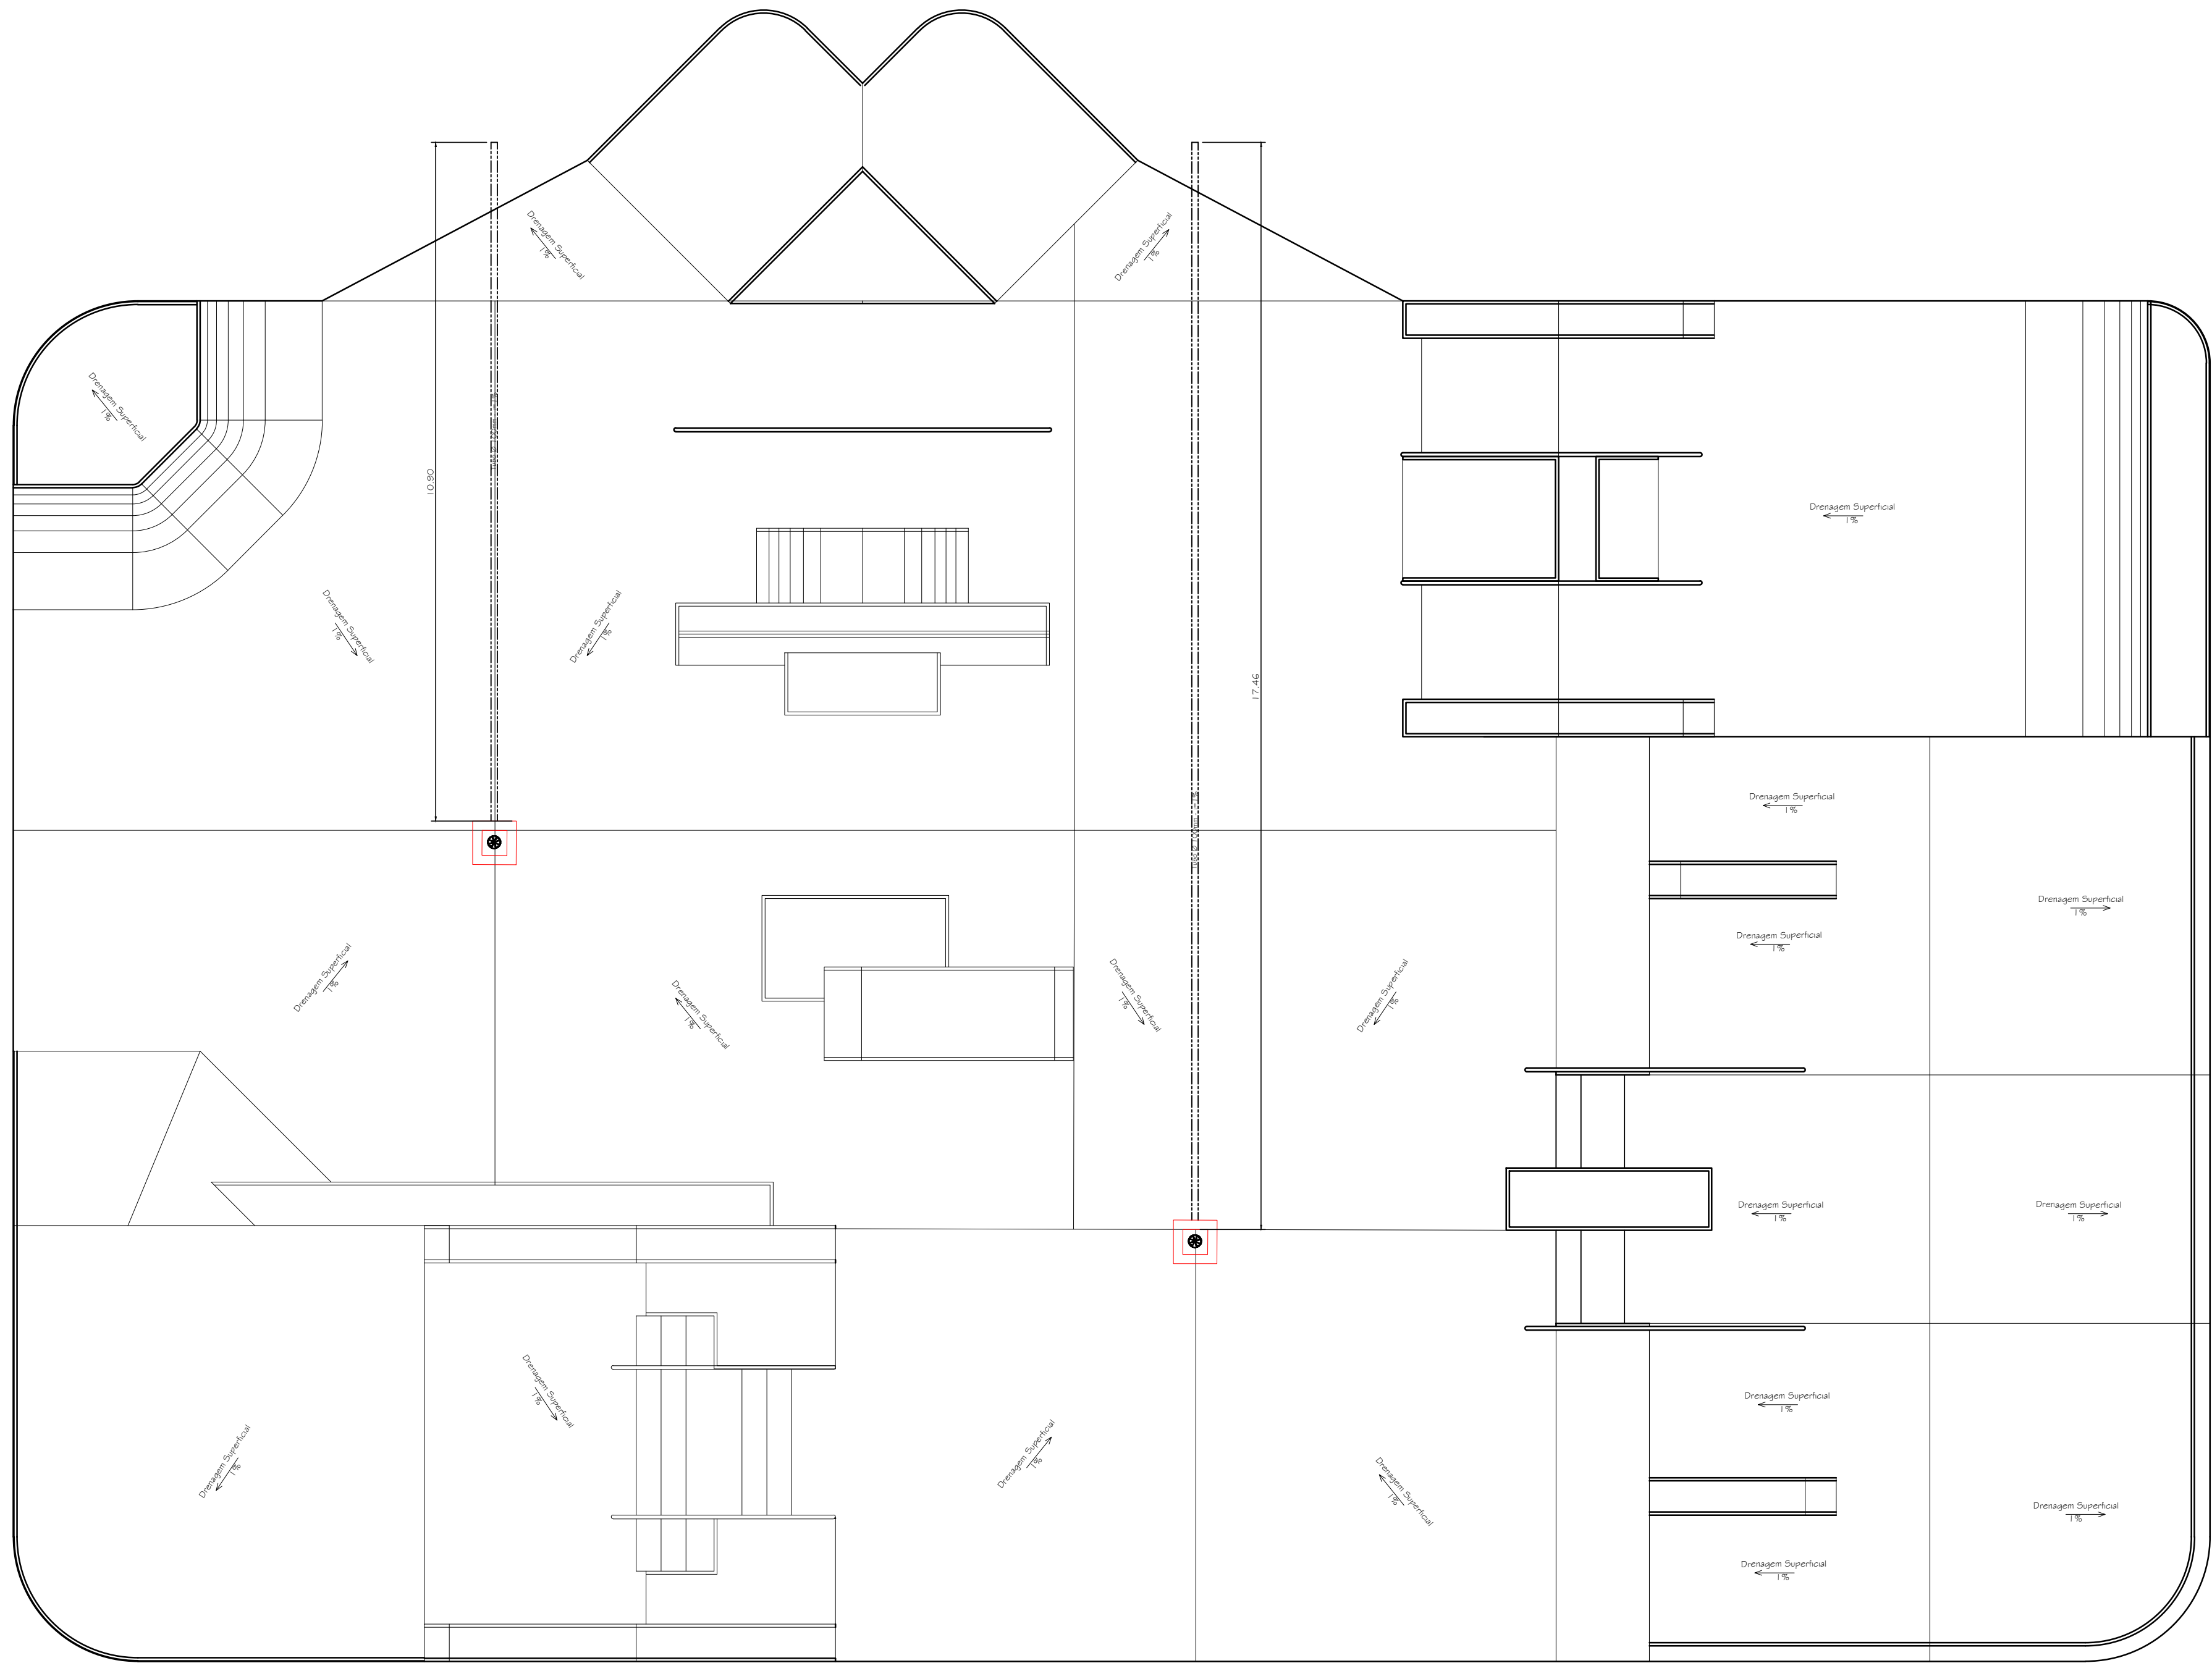


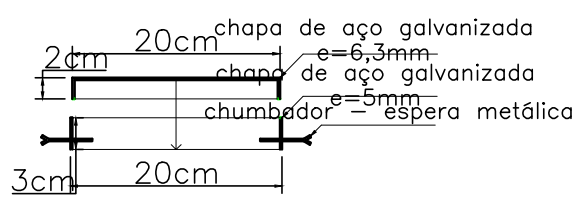


01 Esquema de Drenagem
ESC.: 1:75

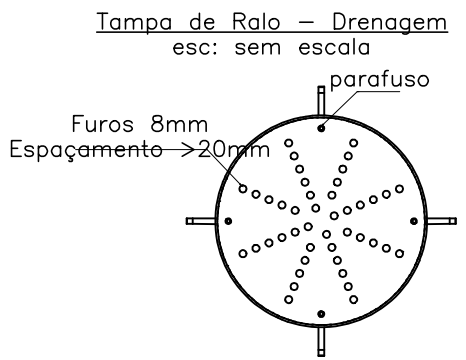

Corte - Tampa

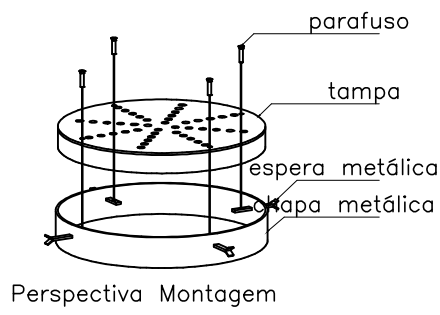


Perspectiva Montagem

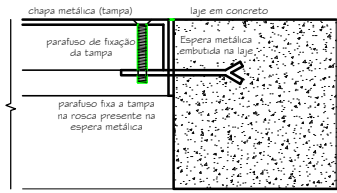


Detalhe Fixação


DETALHE DA CAIXA DE COLETA DE ÁGUAS PUVIAS

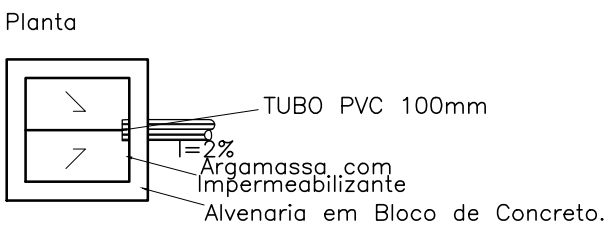

Planta

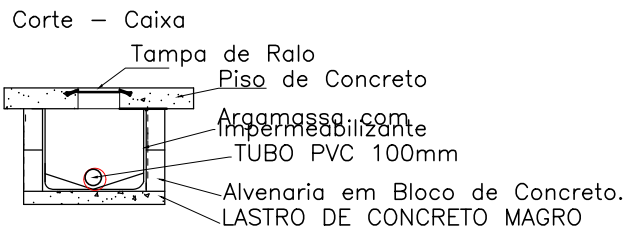

Corte - Caixa

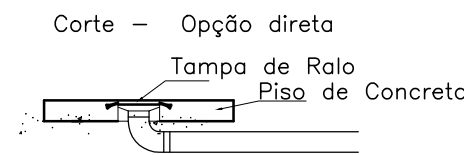

Corte - Opção direta

- CONSTITUINTES:
- Lastro de Concreto - Fck 15MPa;
 - Alvenaria em Bloco de Concreto 9x19x39
 - Tampa/Ralo conforme detalhe
 - Revestimento interno com argamassa com impermeabilizante

07 Detalhes
ESC.: Sem Escala

Nº	REVISÃO (DISCRIMINAÇÃO)	DATA
-	-	-
-	-	-
-	-	-
-	-	-
-	-	-
-	-	-
-	-	-
00	ENVIO INICIAL	00/00/0000

 PREFEITURA DE FEIRA DE SANTANA Secretaria de Planejamento Avenida Sampaio 344 Centro Feira de Santana - Ba - Tel. 75 3602-8352		
NOME DO PROJETO: Skatepark - Feira de Santana		
REFERÊNCIA: PROJETO DE DRENAGEM Planta Baixa e Detalhamento		PRANCHA Nº: DRE 01/01
ENDEREÇO: CSU - Cidade Nova		RESPONSÁVEL TÉCNICO: Ernesto A. N. Cardoso
DATA: AGO/2021		DESENHO: Ernesto Belote
ESCALA: 1/50	REVISÃO: 0	ARQUIVO: CSU-FSA-2021-3